


ろ過池平面図

S=1/200

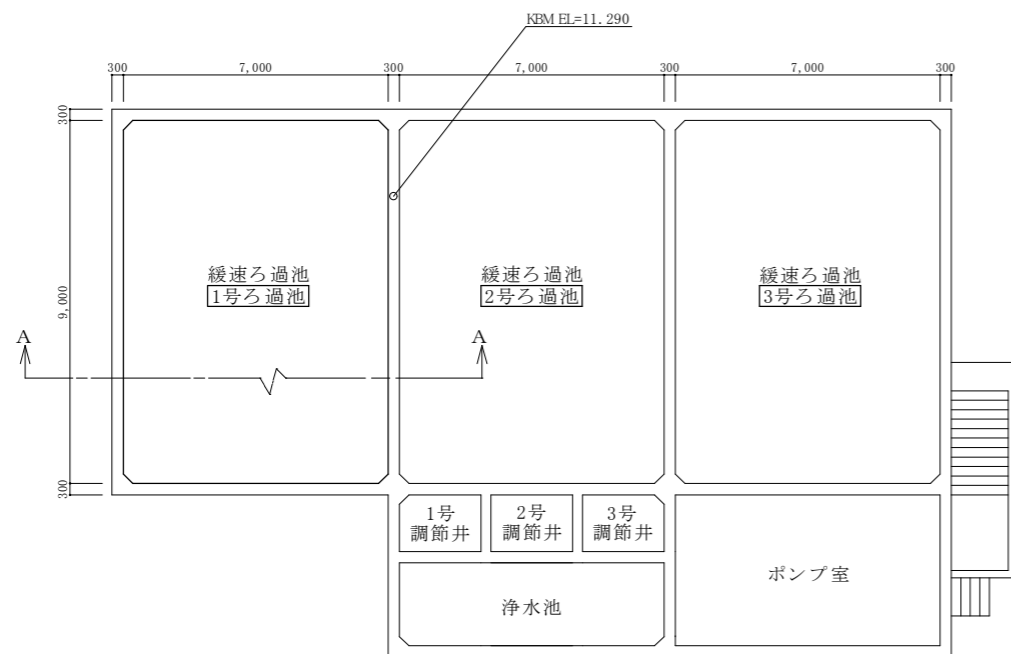

位置図

S=Free


業務箇所

(須々万浄水場)



ろ過池断面図

S=1/100

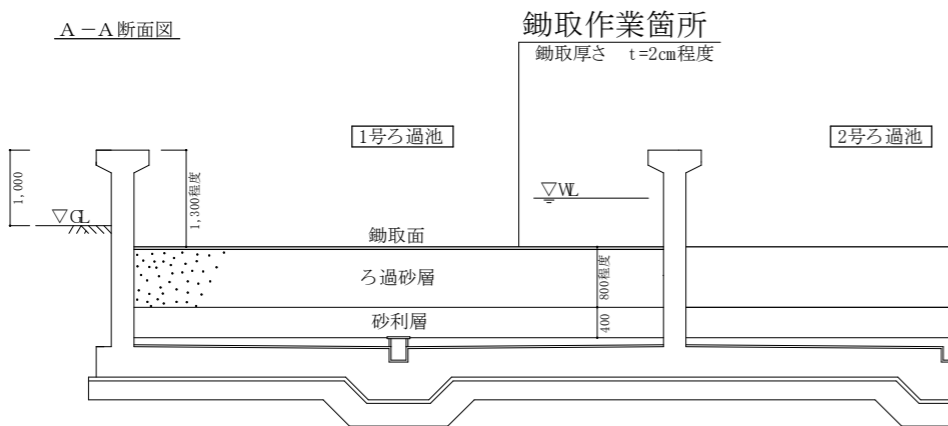

ろ過池鋤取

種別	数量
ろ過池数	3池 (No.1~No.3)
1池当り寸法	幅7.0×長さ9.0m
〃 面積	63.0㎡
標準鋤取量	1.26m ³ (1回当り2cm)

件名	須々万浄水場 ろ過池鋤取運搬業務委託			
図面名	ろ過池平面図・ろ過池断面図・位置図			
縮尺	図示	番号	全1内1	
設計	令和8年4月15日			
変更	令和 年 月 日			
審査	課長	課長補佐	担当係長	設計
周南市上下水道局				