 


平成30年度

施設の配置図

縮尺



(B4)

学校名

三丘小学校

調査番号

352150501

整理番号


凡例

建物

- ① 未とりこし建物
- ② 危険建物
- ③ 借用建物
- ④ 一時使用建物

建物以外の工作物

- ⑤ 正門 通門
- ⑥ 倉庫
- ⑦ 相撲
- ⑧ 吹抜け廊下
- ⑨ フェンス
- ⑩ 屋外運動場

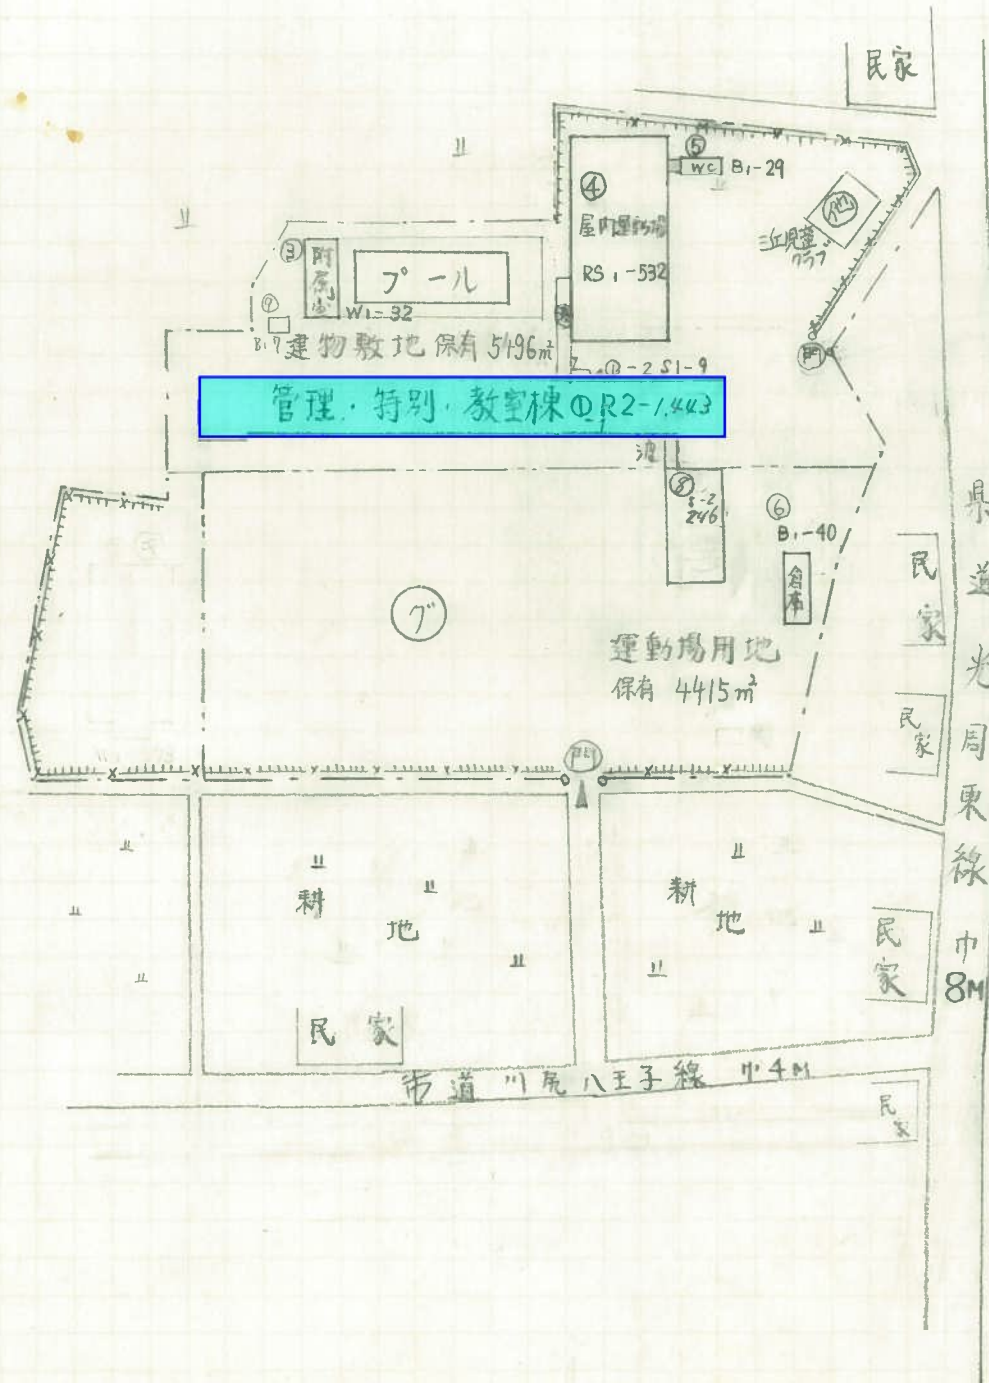

	新規設置 7
	既設更新 0




(北に矢印を付す)


平成30年度

平面図



縮尺	0 5 10 15 20 m	1/600	B4	学校名	みつお三丘小学校	調査番号	(都道府県)	(市町村)	(学校)	整理番号
						352150501				

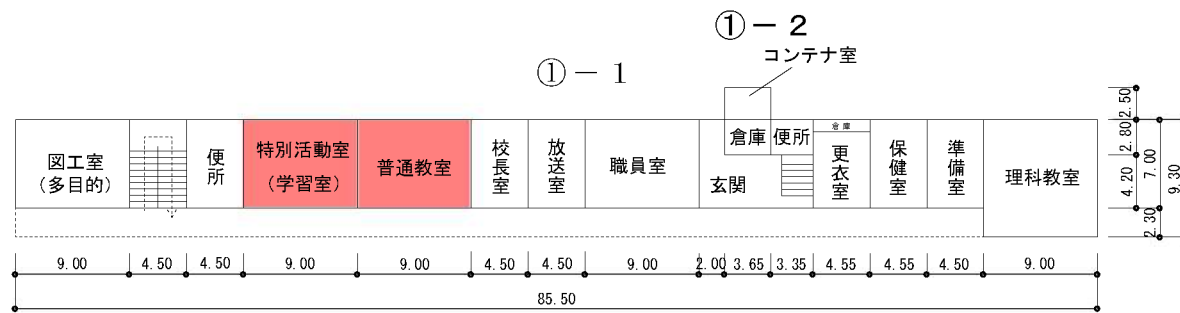

1 階

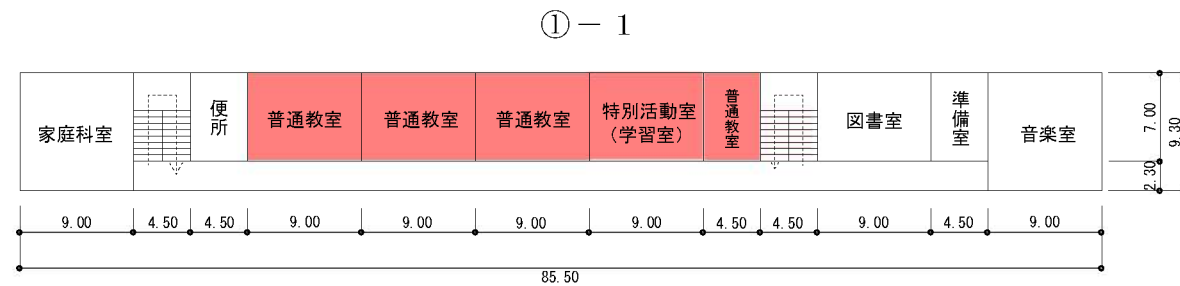

2 階

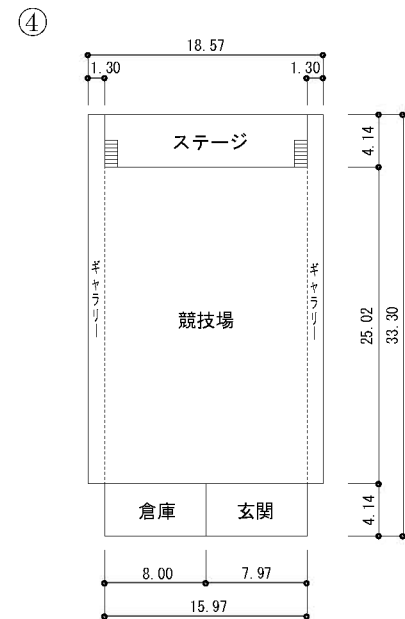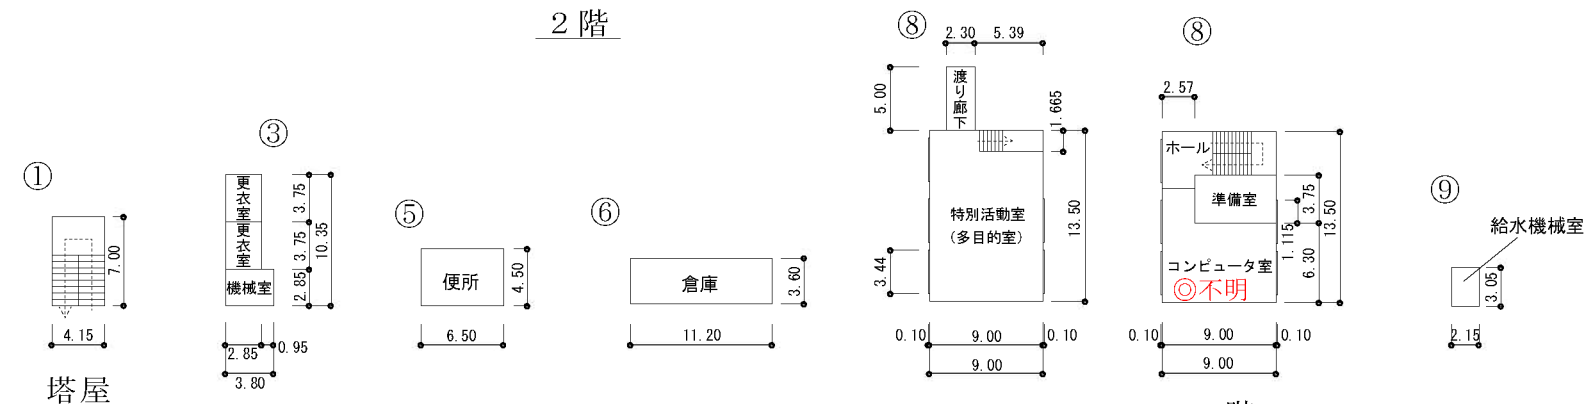

プール専用付属室 32 m²

平成30年度

施設の
配置図

縮尺

1/1000 (B4)
0 10 20 30 40 m

学校名

高水小学校

調査番号

35

(都道府県)

2150

(市町村)

502

(学校)

備考

凡例

建物


- ① 未とりにかし建物
- ② 危険建物
- ③ 借用建物
- ④ 一時使用建物
- ⑤ 屋外教育環境整備事業によるもの
- ⑥ キュービクル
- ⑦ 受水槽
- ⑧ ポンプ室
- ⑨ 合併処理槽
- ⑩ 倉庫便所棟
- ⑪ 正門
- ⑫ 校舎敷地
- ⑬ フェンス
- ⑭ 学校区域
- ⑮ 補助校区域
- ⑯ 屋外運動場

	新規設置	8
	既設更新	0

方位




(北に矢印を付す)

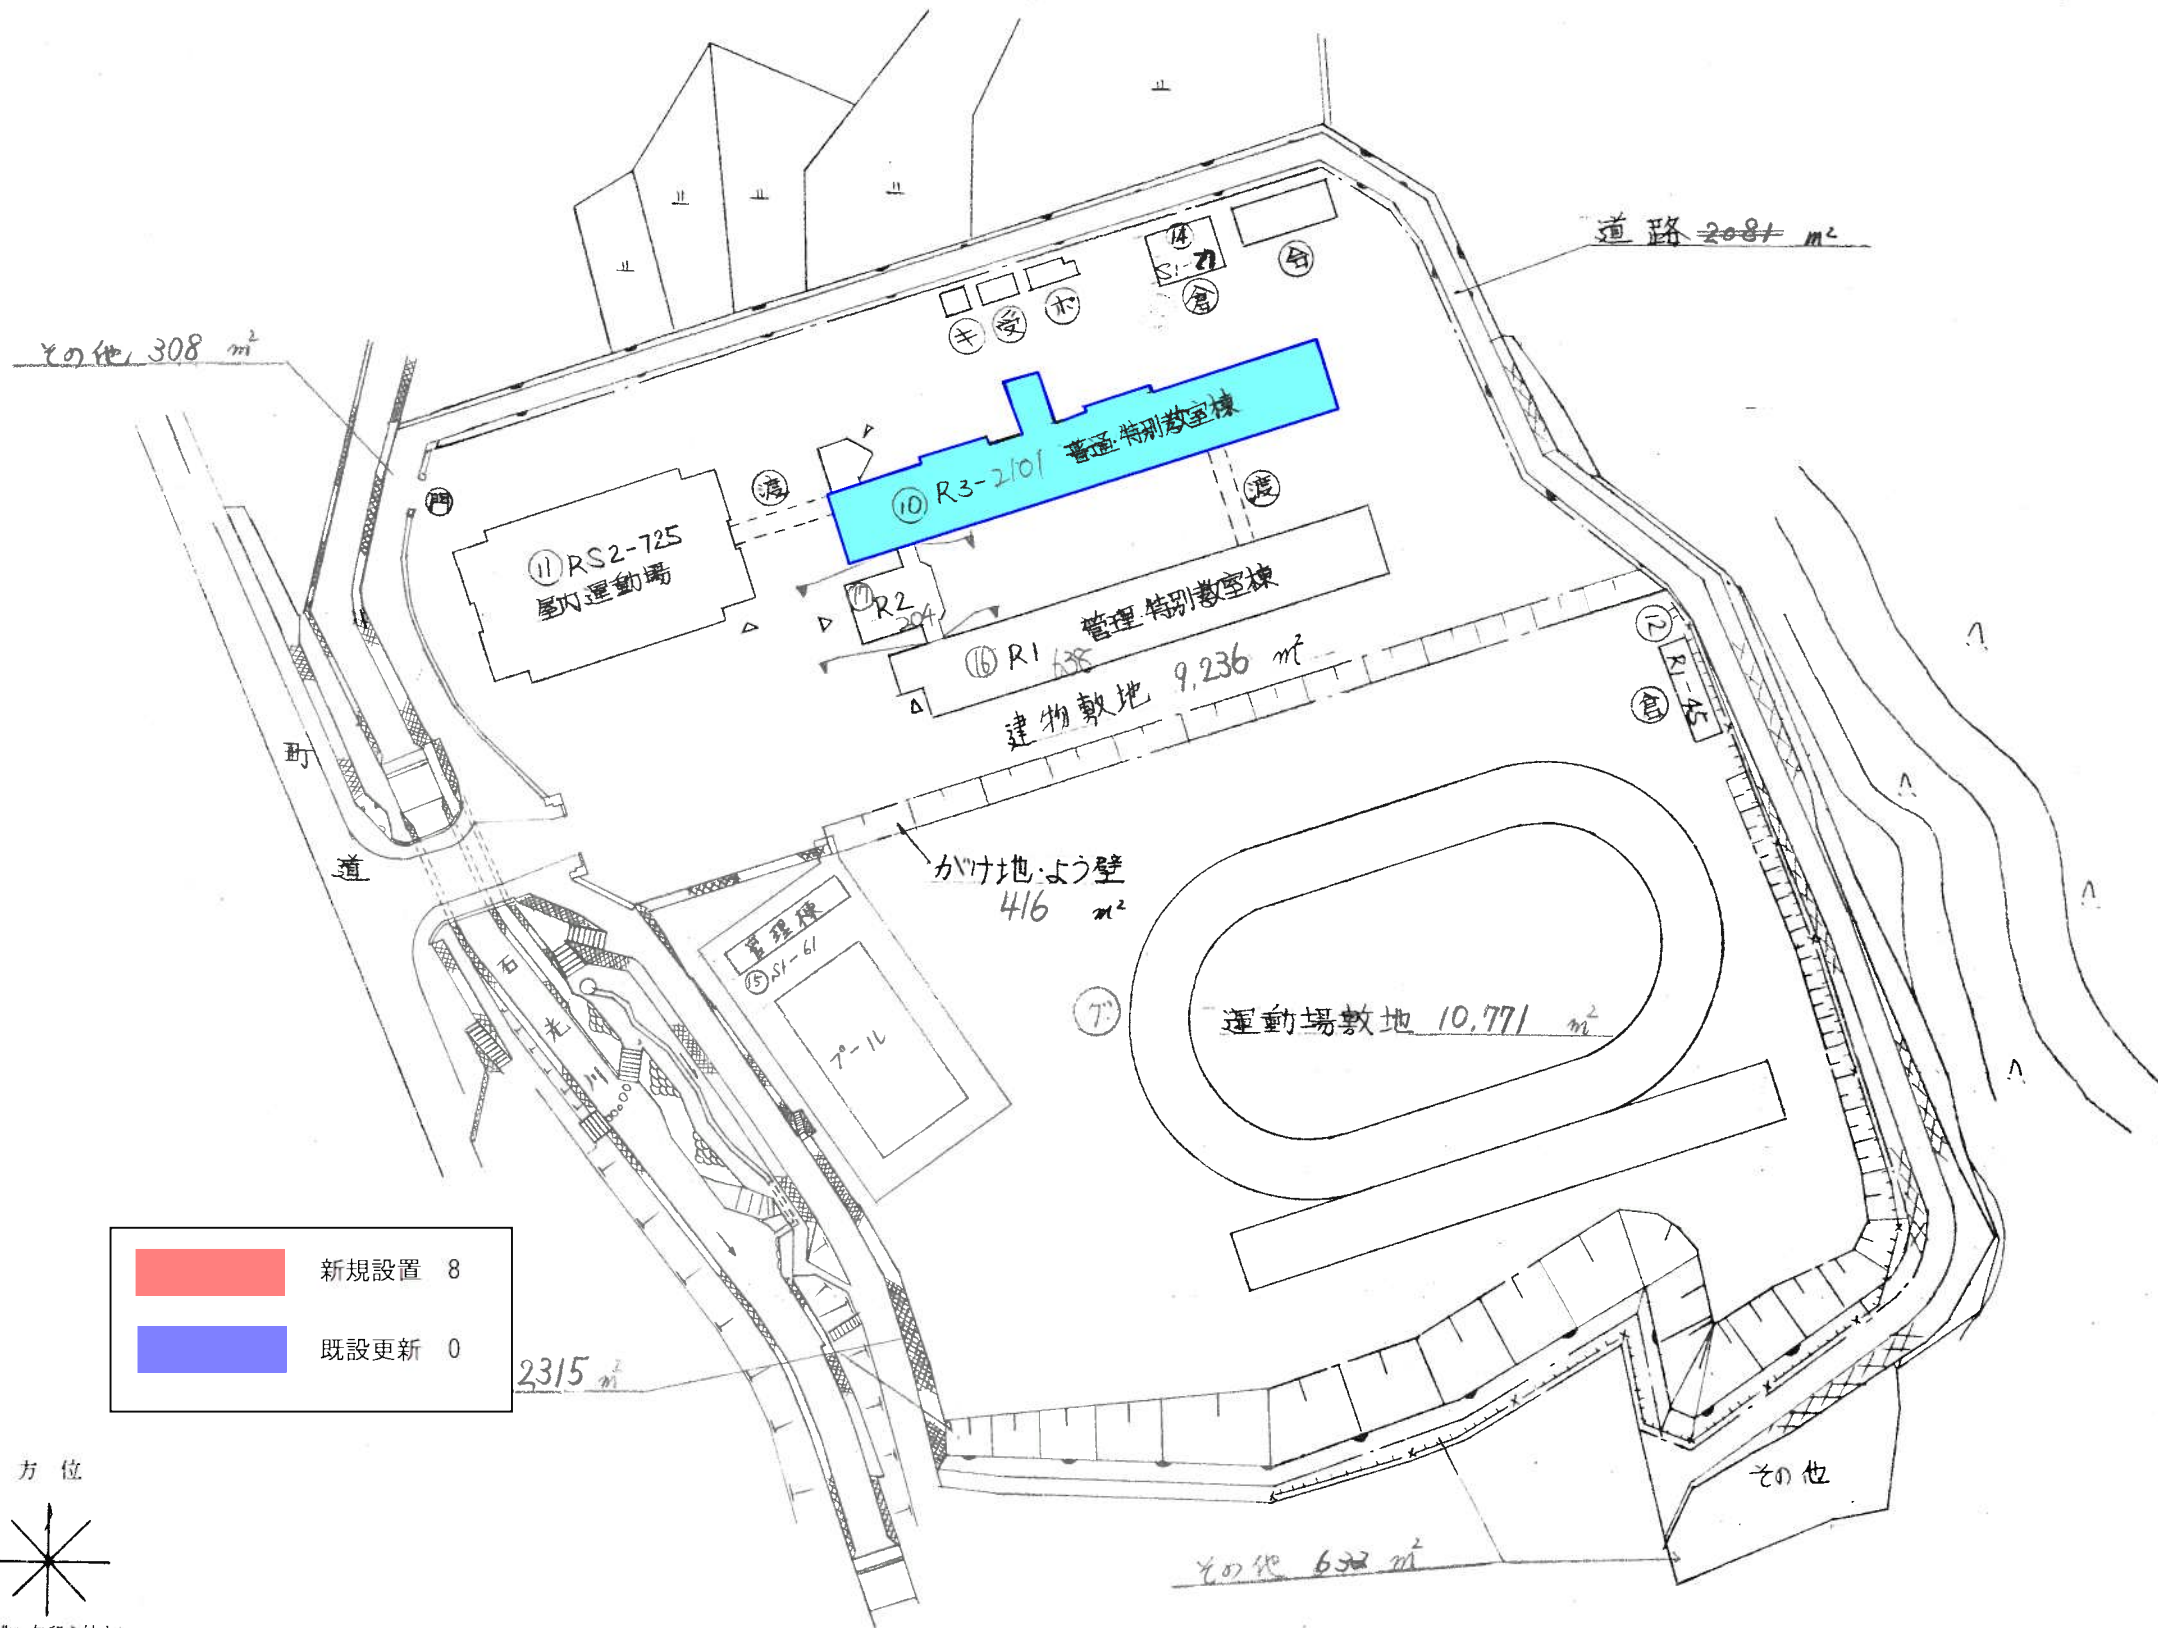

平成30年度

平面図

 縮尺



(B4)

学校名

高木小学校

調査番号

(都道府県)

(市町村)

(学校)

整理番号

352150502


倉庫

7.340

13.700

男子更衣室
女子更衣室
男子更衣室
女子更衣室
男子更衣室
女子更衣室

15 プール附属室


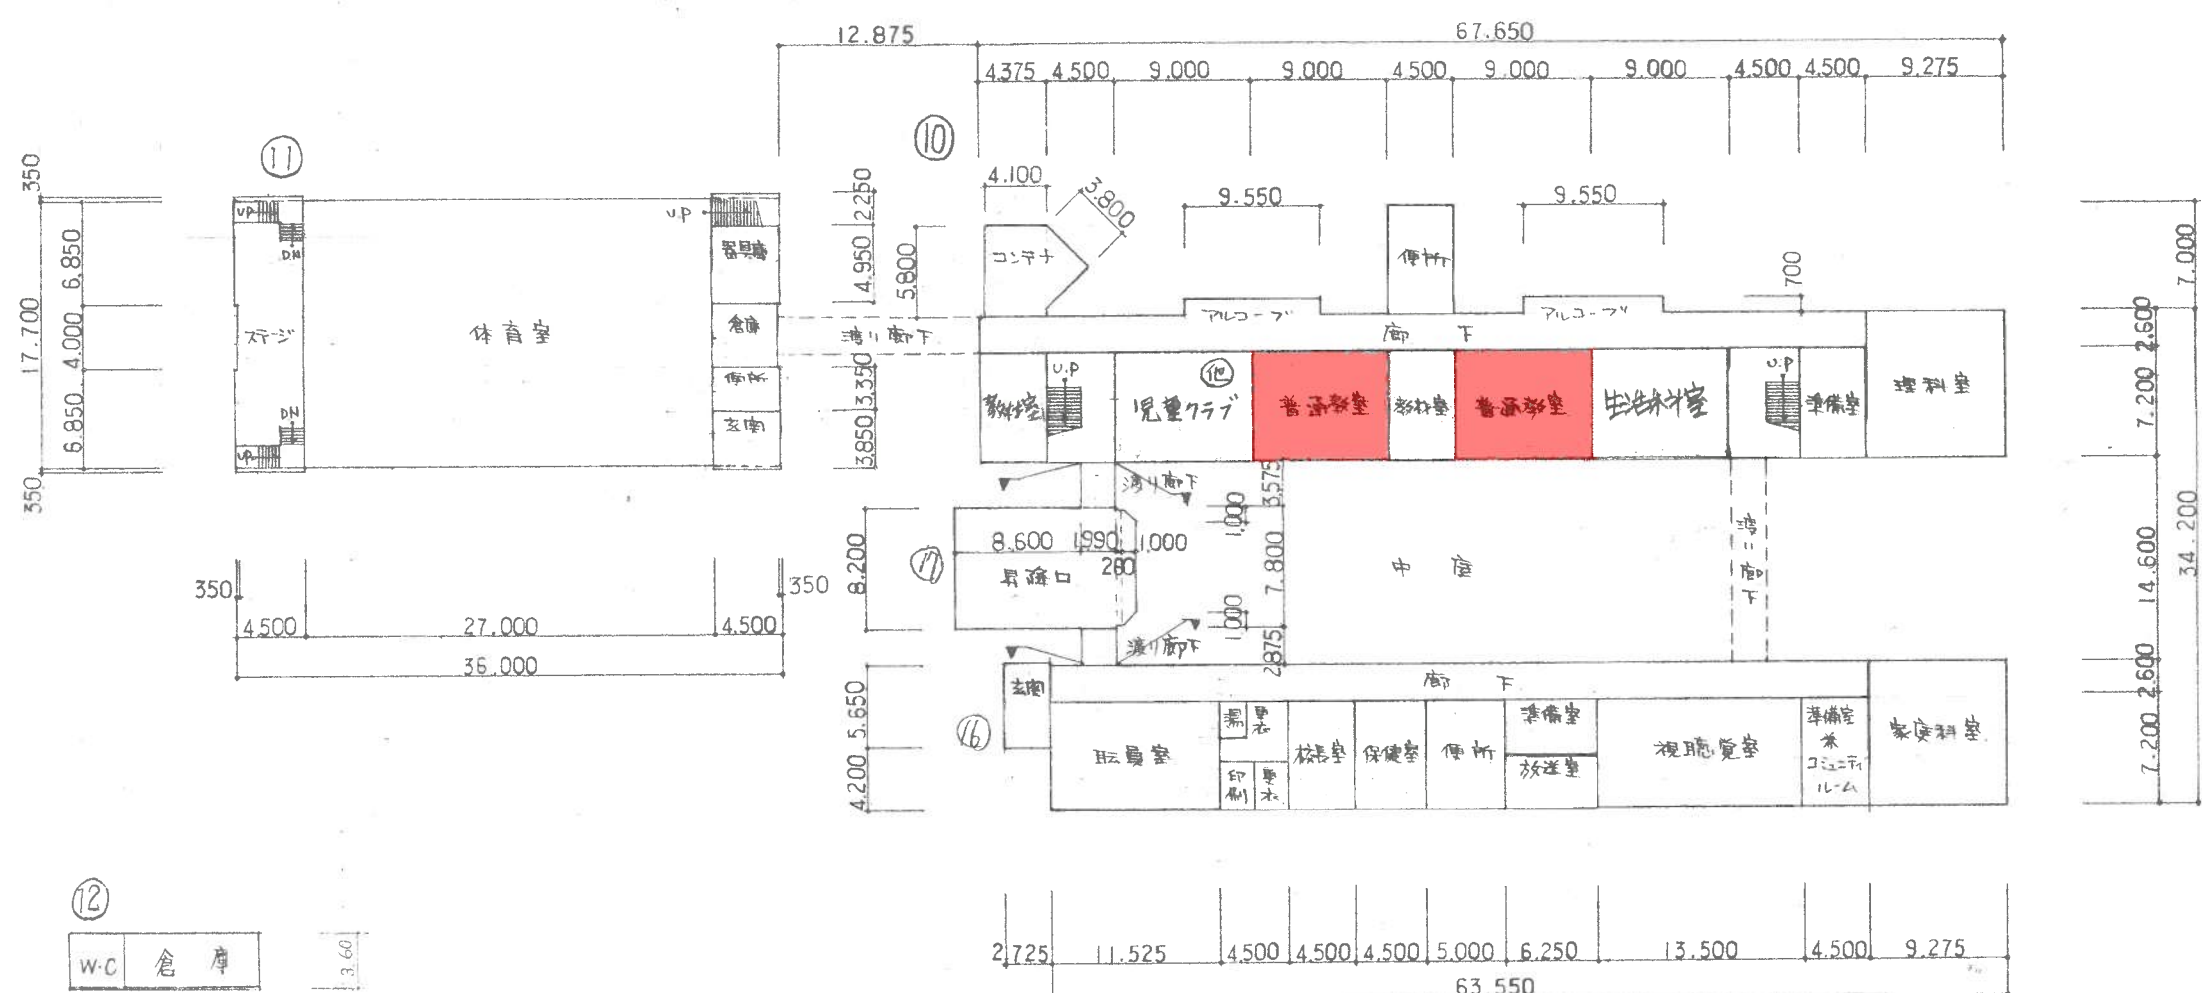


1階 平面図

プール専用附属室 61㎡


平成 30 年度

平面図	縮尺	1/500 (B4)	学校名	高水小学校	調査番号	(都道府県)	(市町村)	(学校)	整理番号
					35	215	0502		

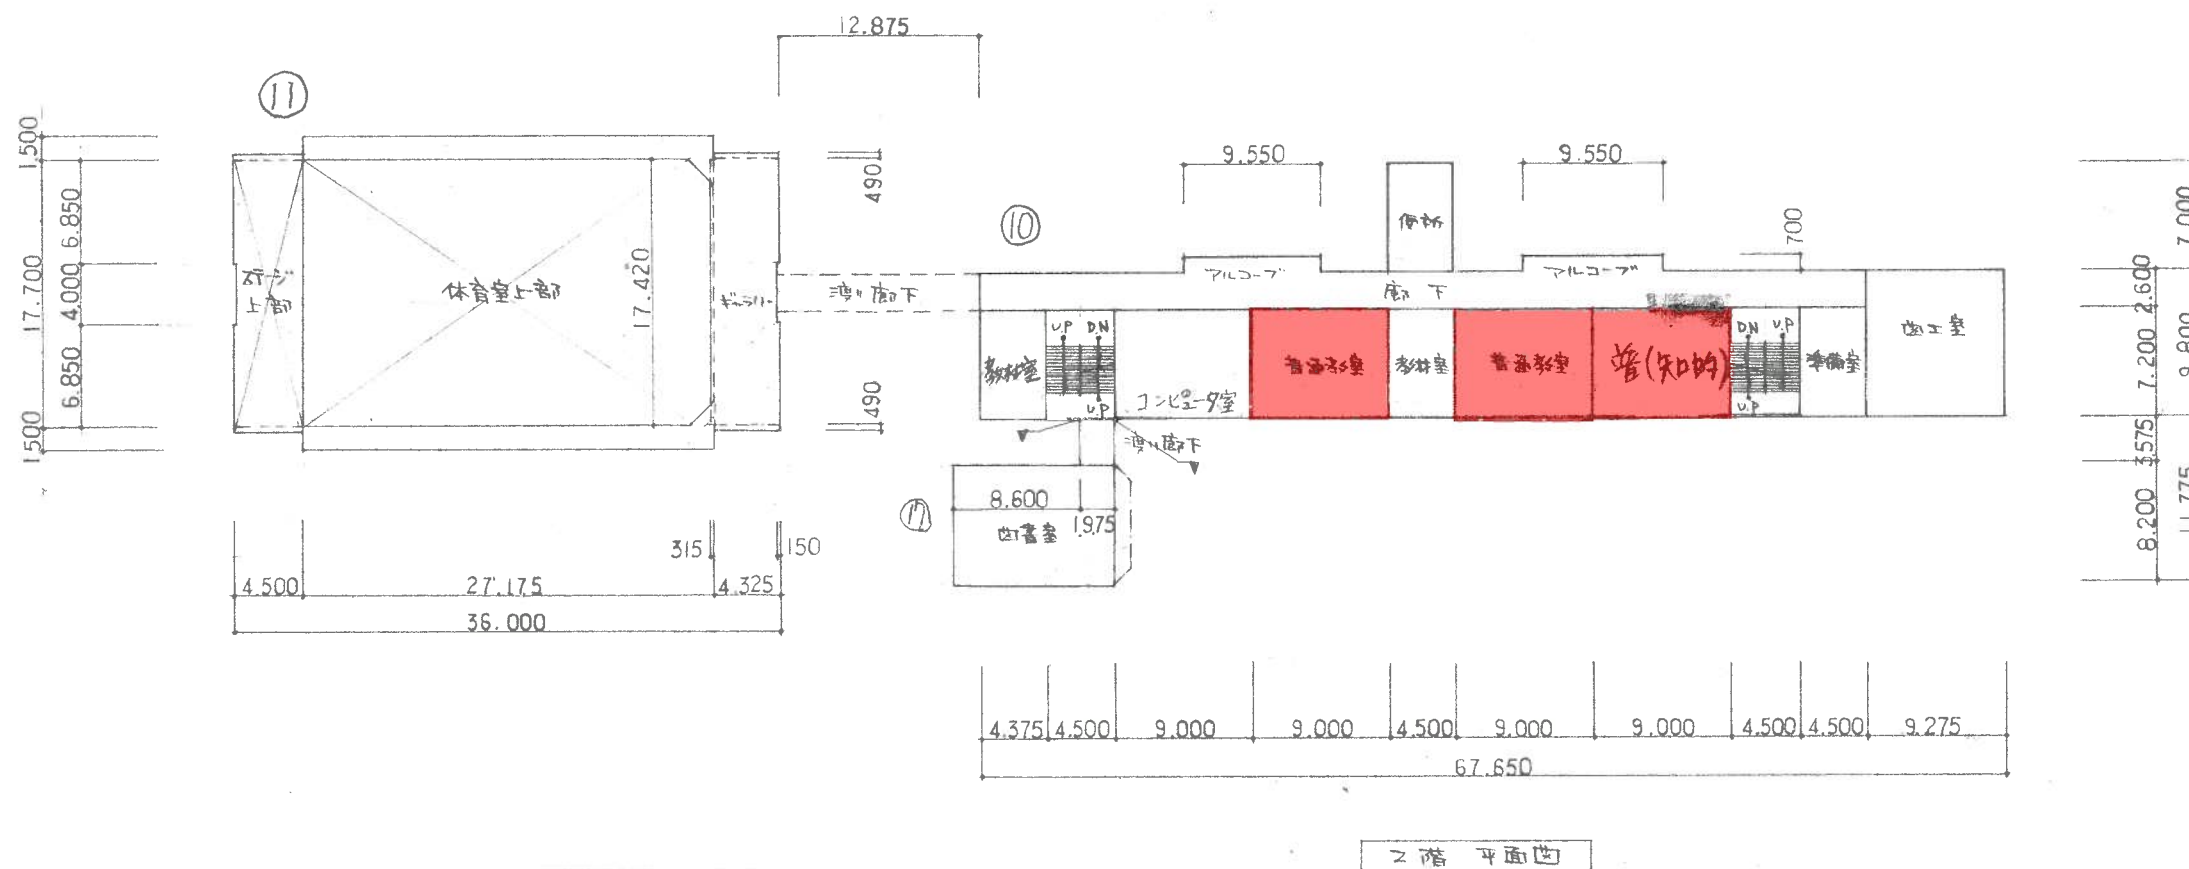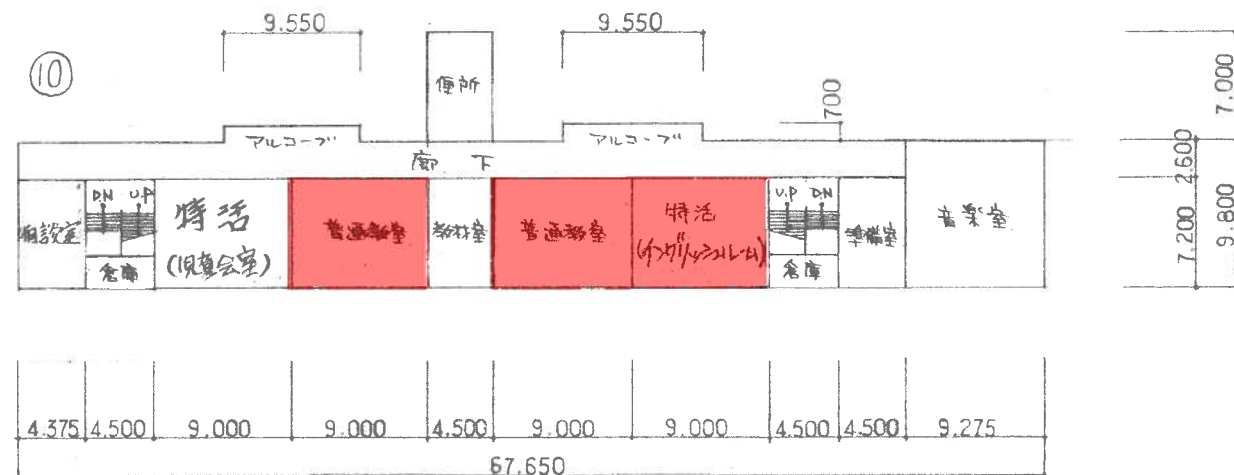

平成30年度

施設の配置図	縮尺	1/1000 (B4)	学校名	勝間小学校	調査番号	(都道府県)	(市町村)	(学校)	整理番号
	0 10 20 30 40 m				3521505103				

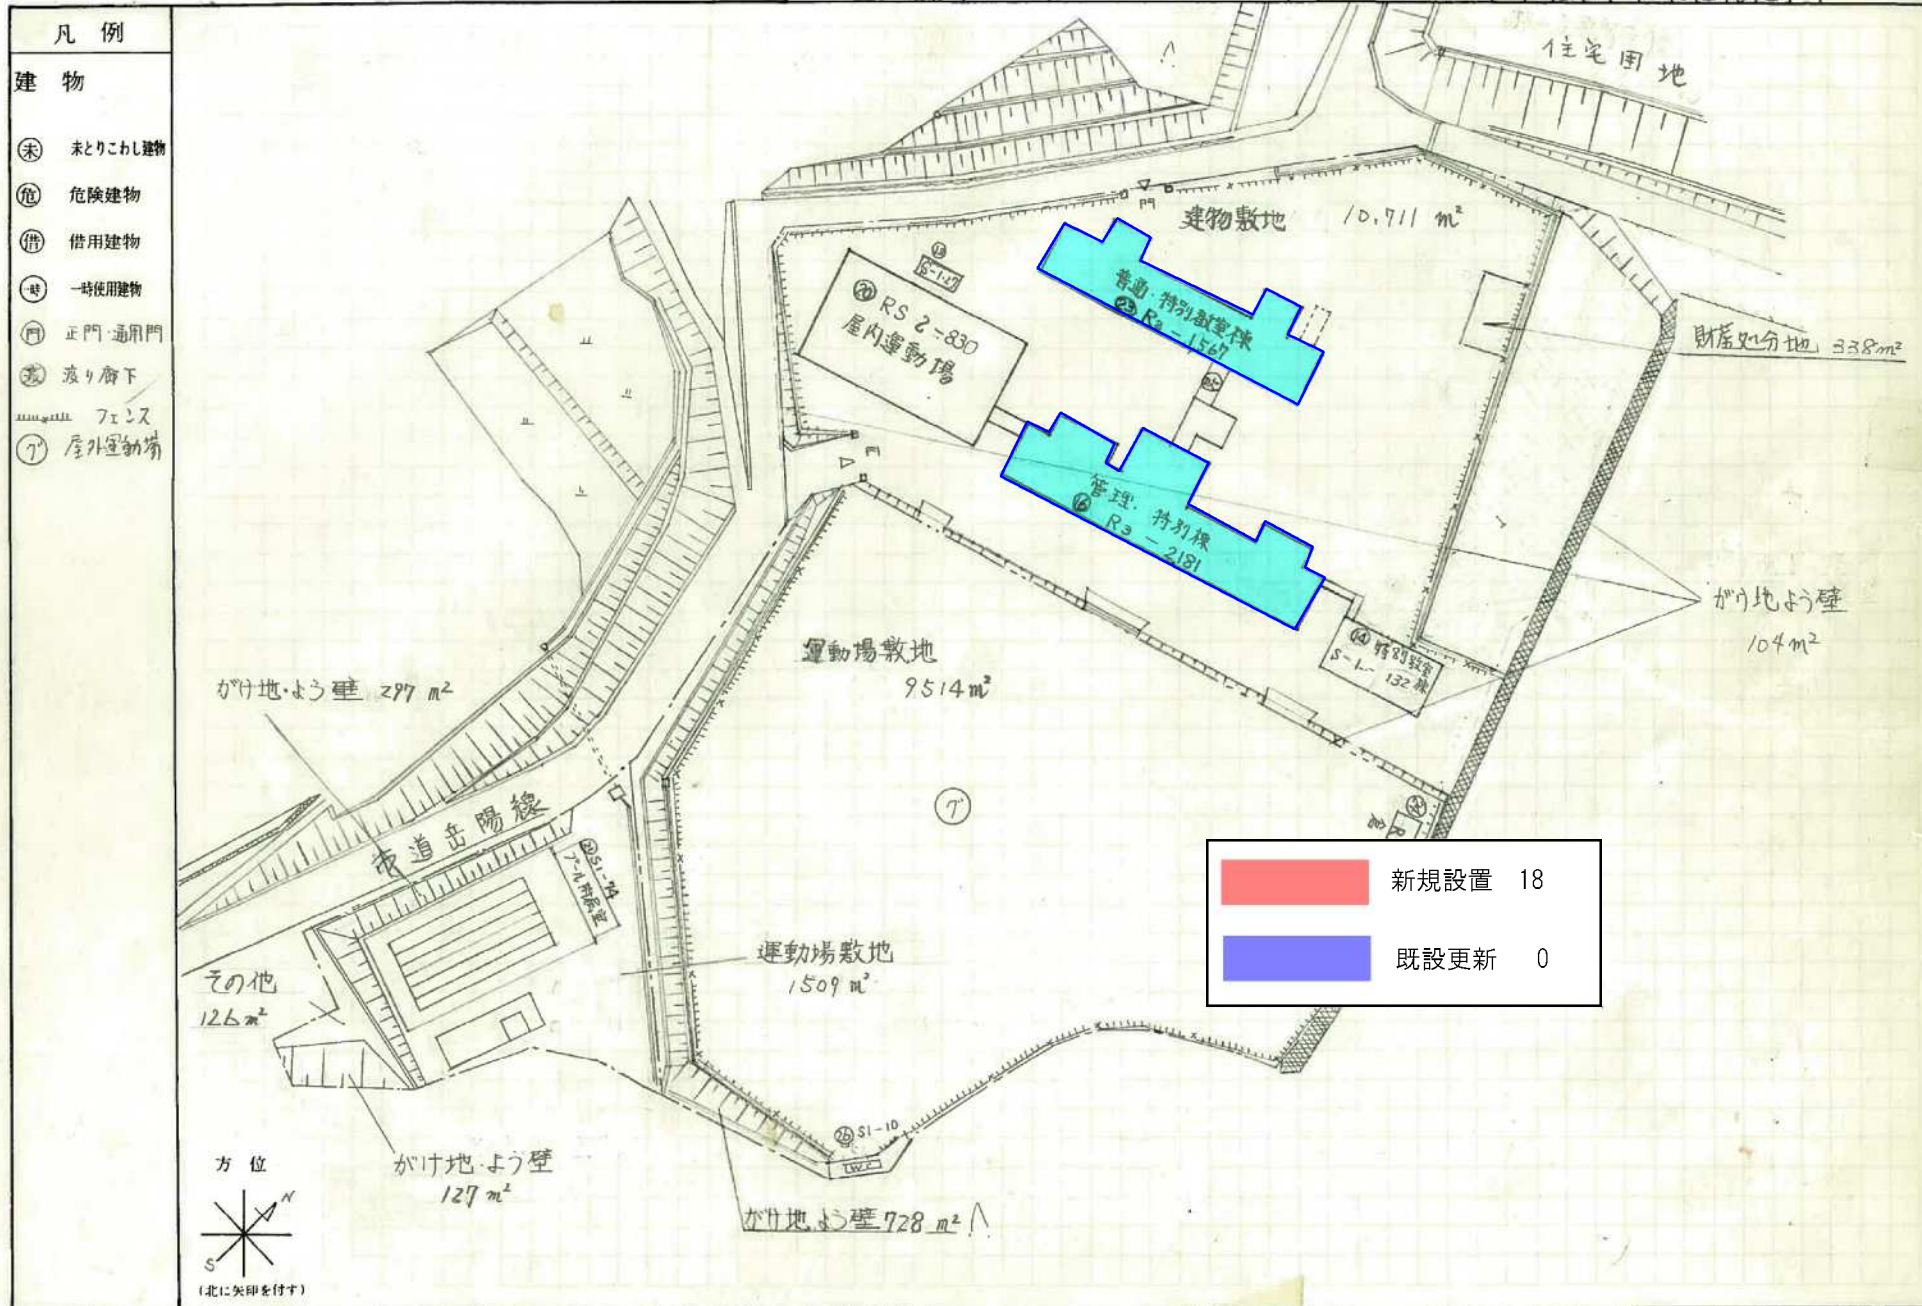

平面图

縮尺

1 / 500 A4
5

学校名	
-----	--

かつま
勝間小学校

調査番号

3

5

2

1


5	0

0	5
---	---

50

3


整理番員

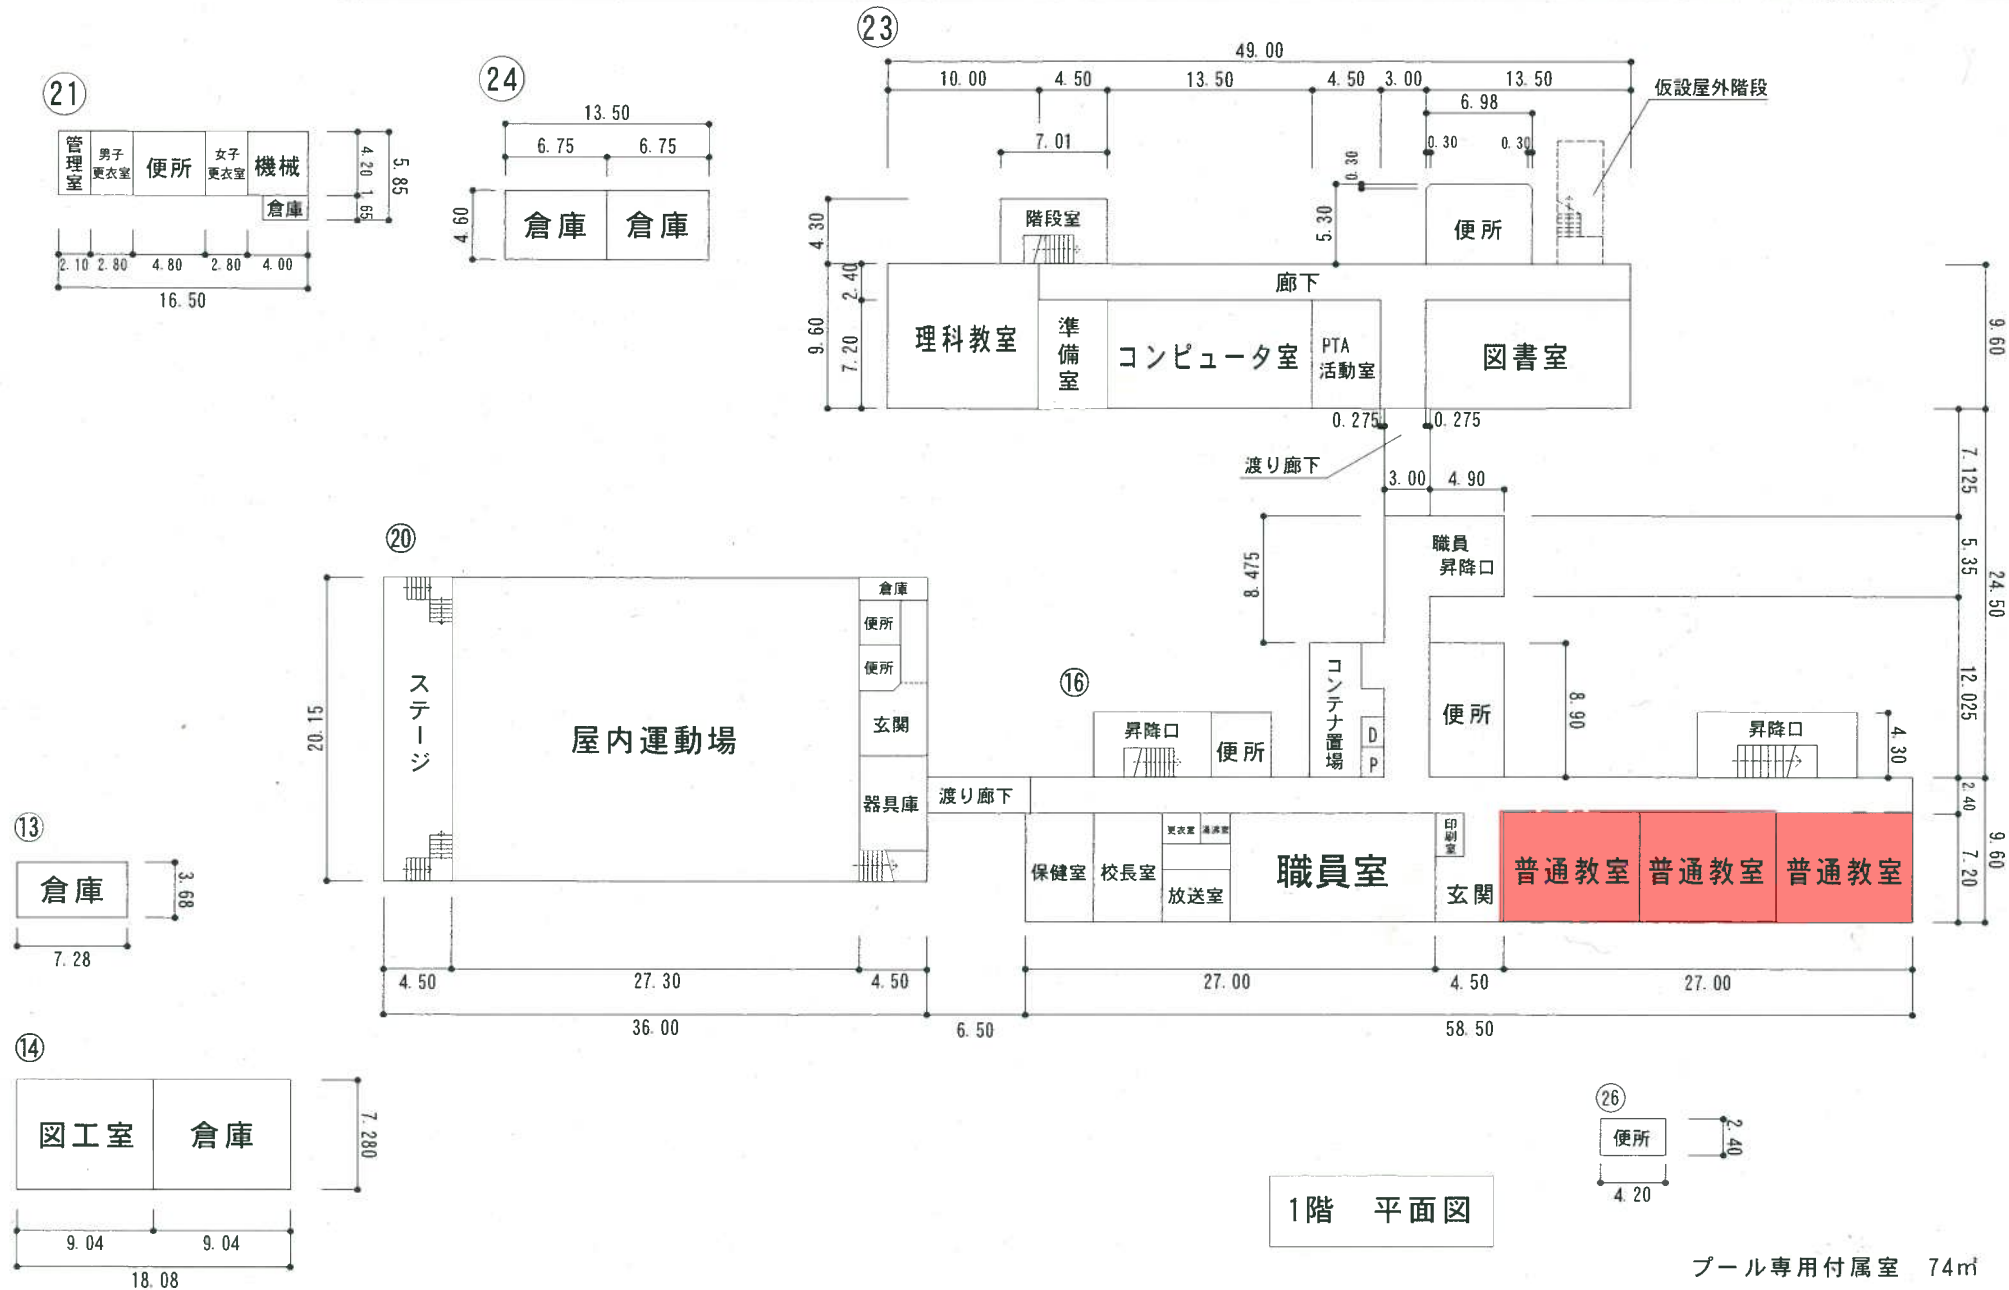

プール専用付属室 74㎡


平成30年度

 平面図



学校名 かつま 勝間小学校

調査番号	(都道府県)	(市町村)	(学校)	整理番号
352150503				

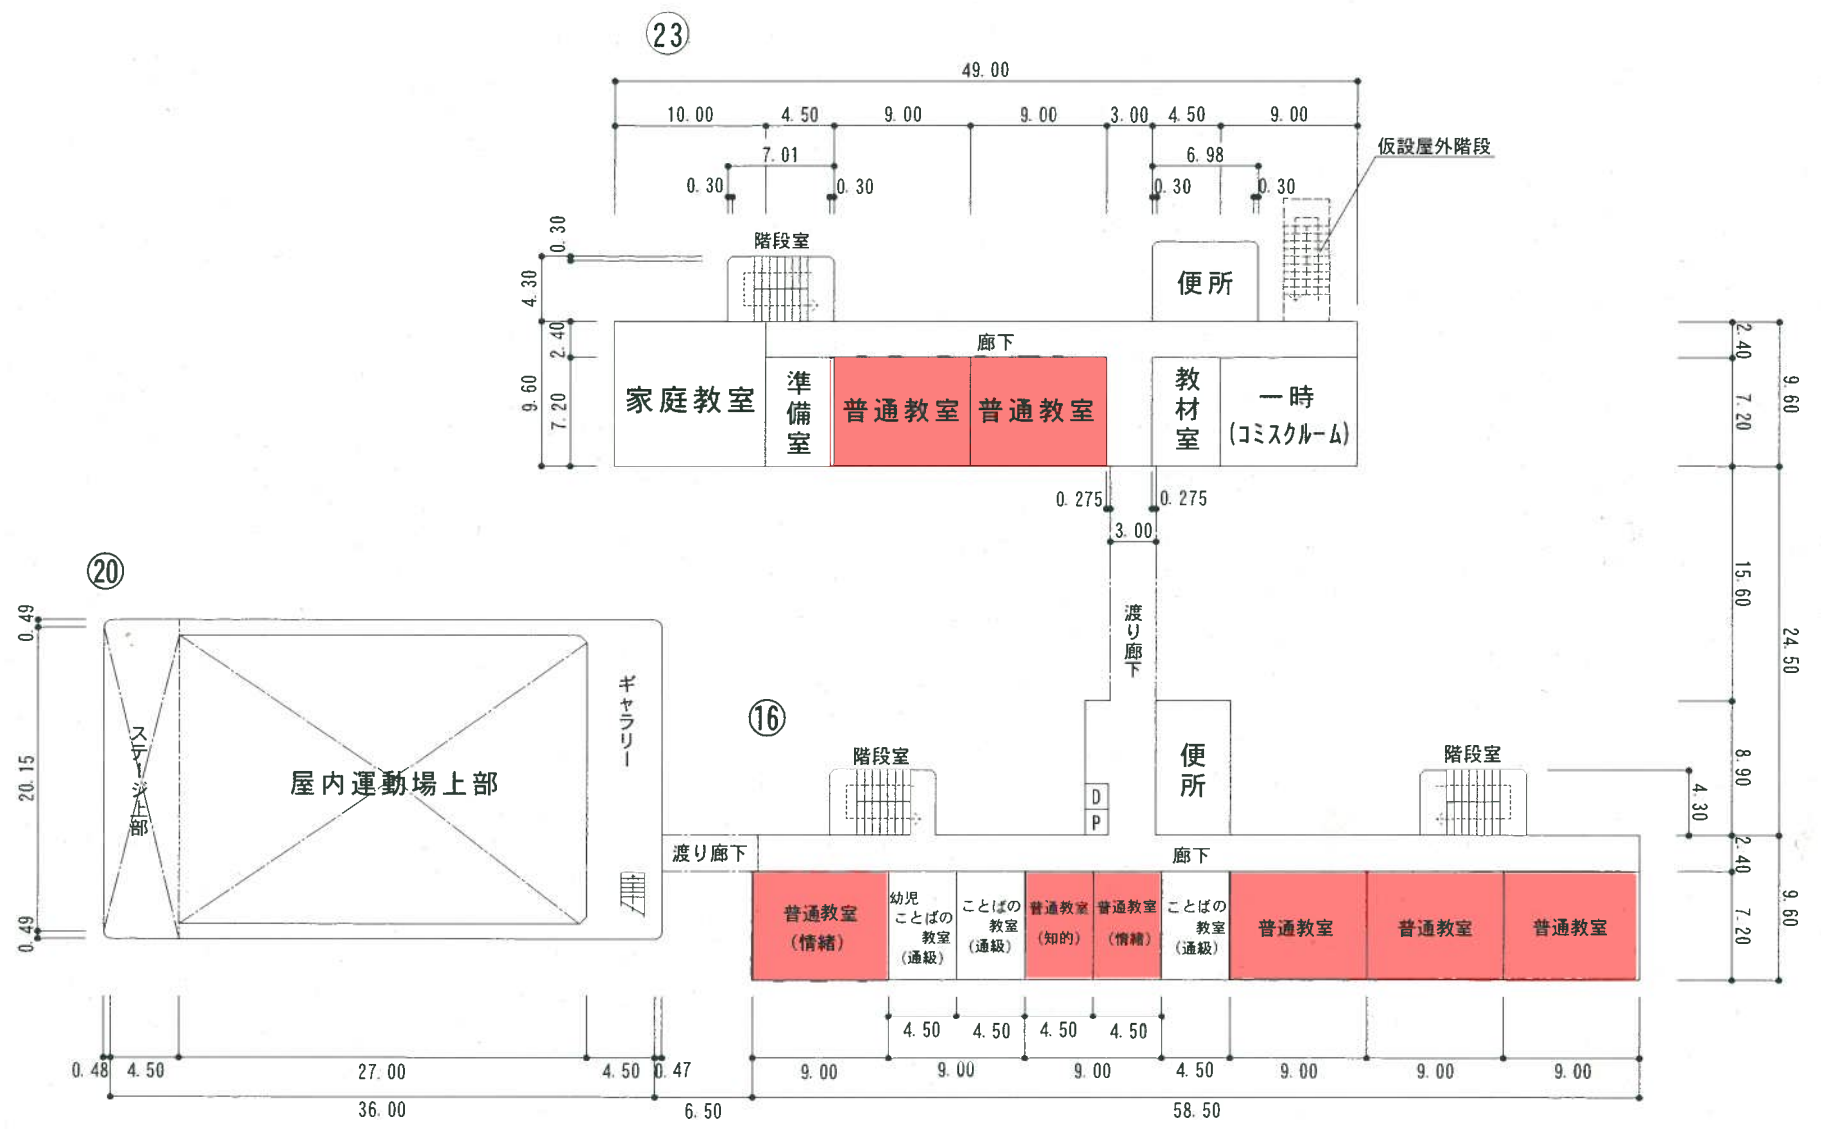

2階平面図

平成30年度

平面図

縮尺

1/500

A4

学校名

かつま
勝間小学校

調査番号


(都道府県)

(市町村)

(学校)

整理番号

352150503

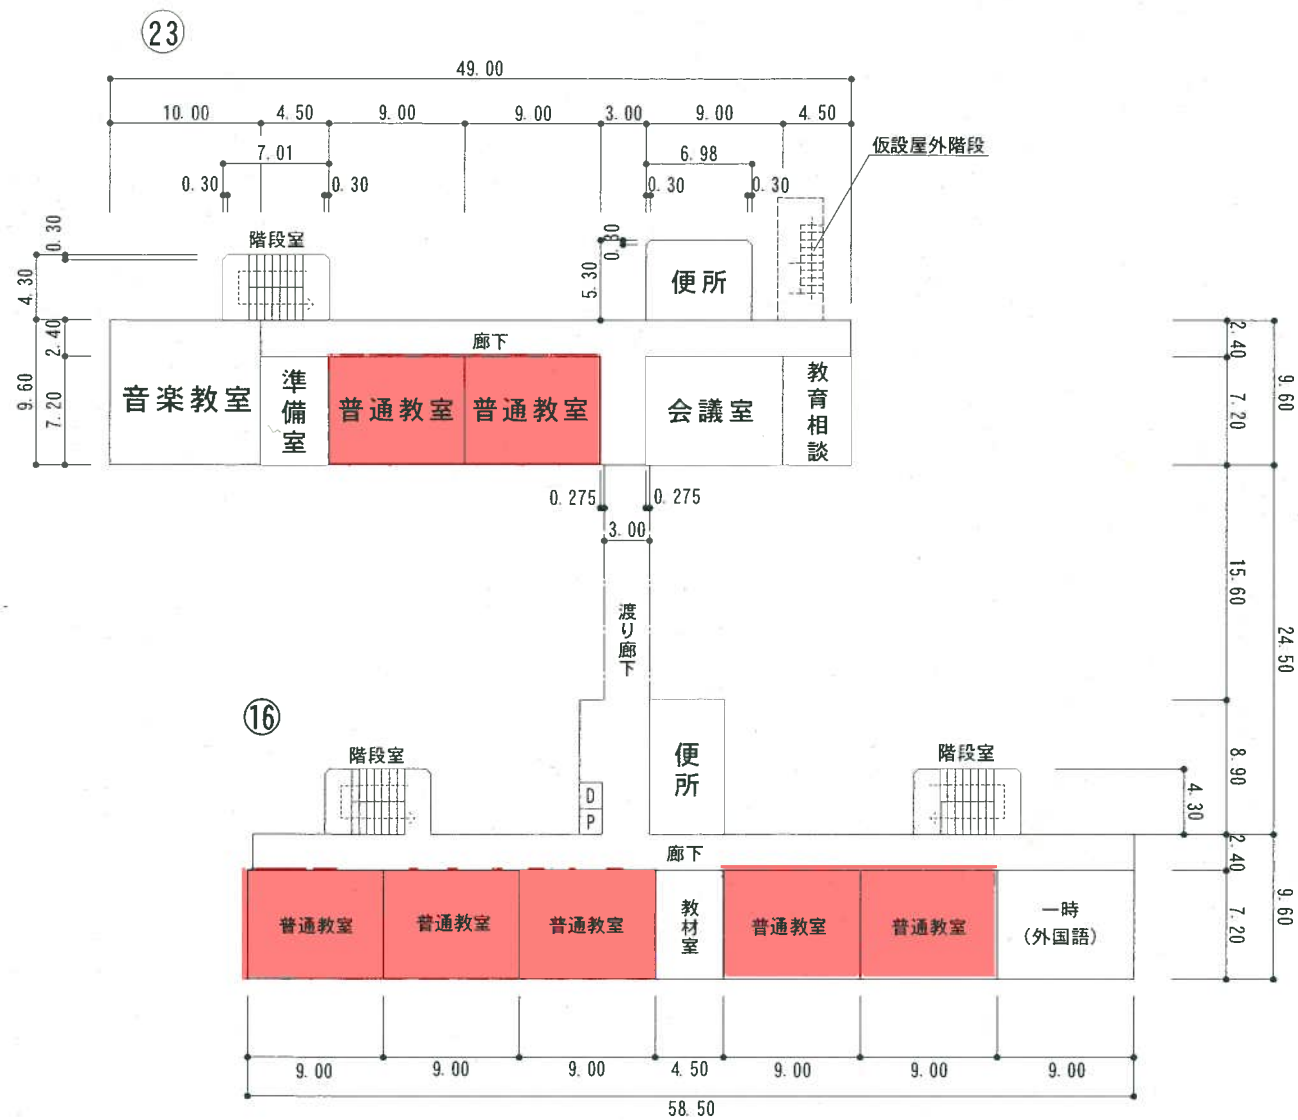

3階平面図

平成30年度

施設の配置図

縮尺

1/1000 (B4) m

学校名

大河内小学校

調査番号

35

215

0504

整理番号

凡例

建物

① 未とりこわし建物

② 危険建物

③ 借用建物


④ 一時使用建物

⑤ 屋外教育環境整備事業によるもの

フェンス

⑥ 吹抜け渡り廊下


⑦ 屋外運動場

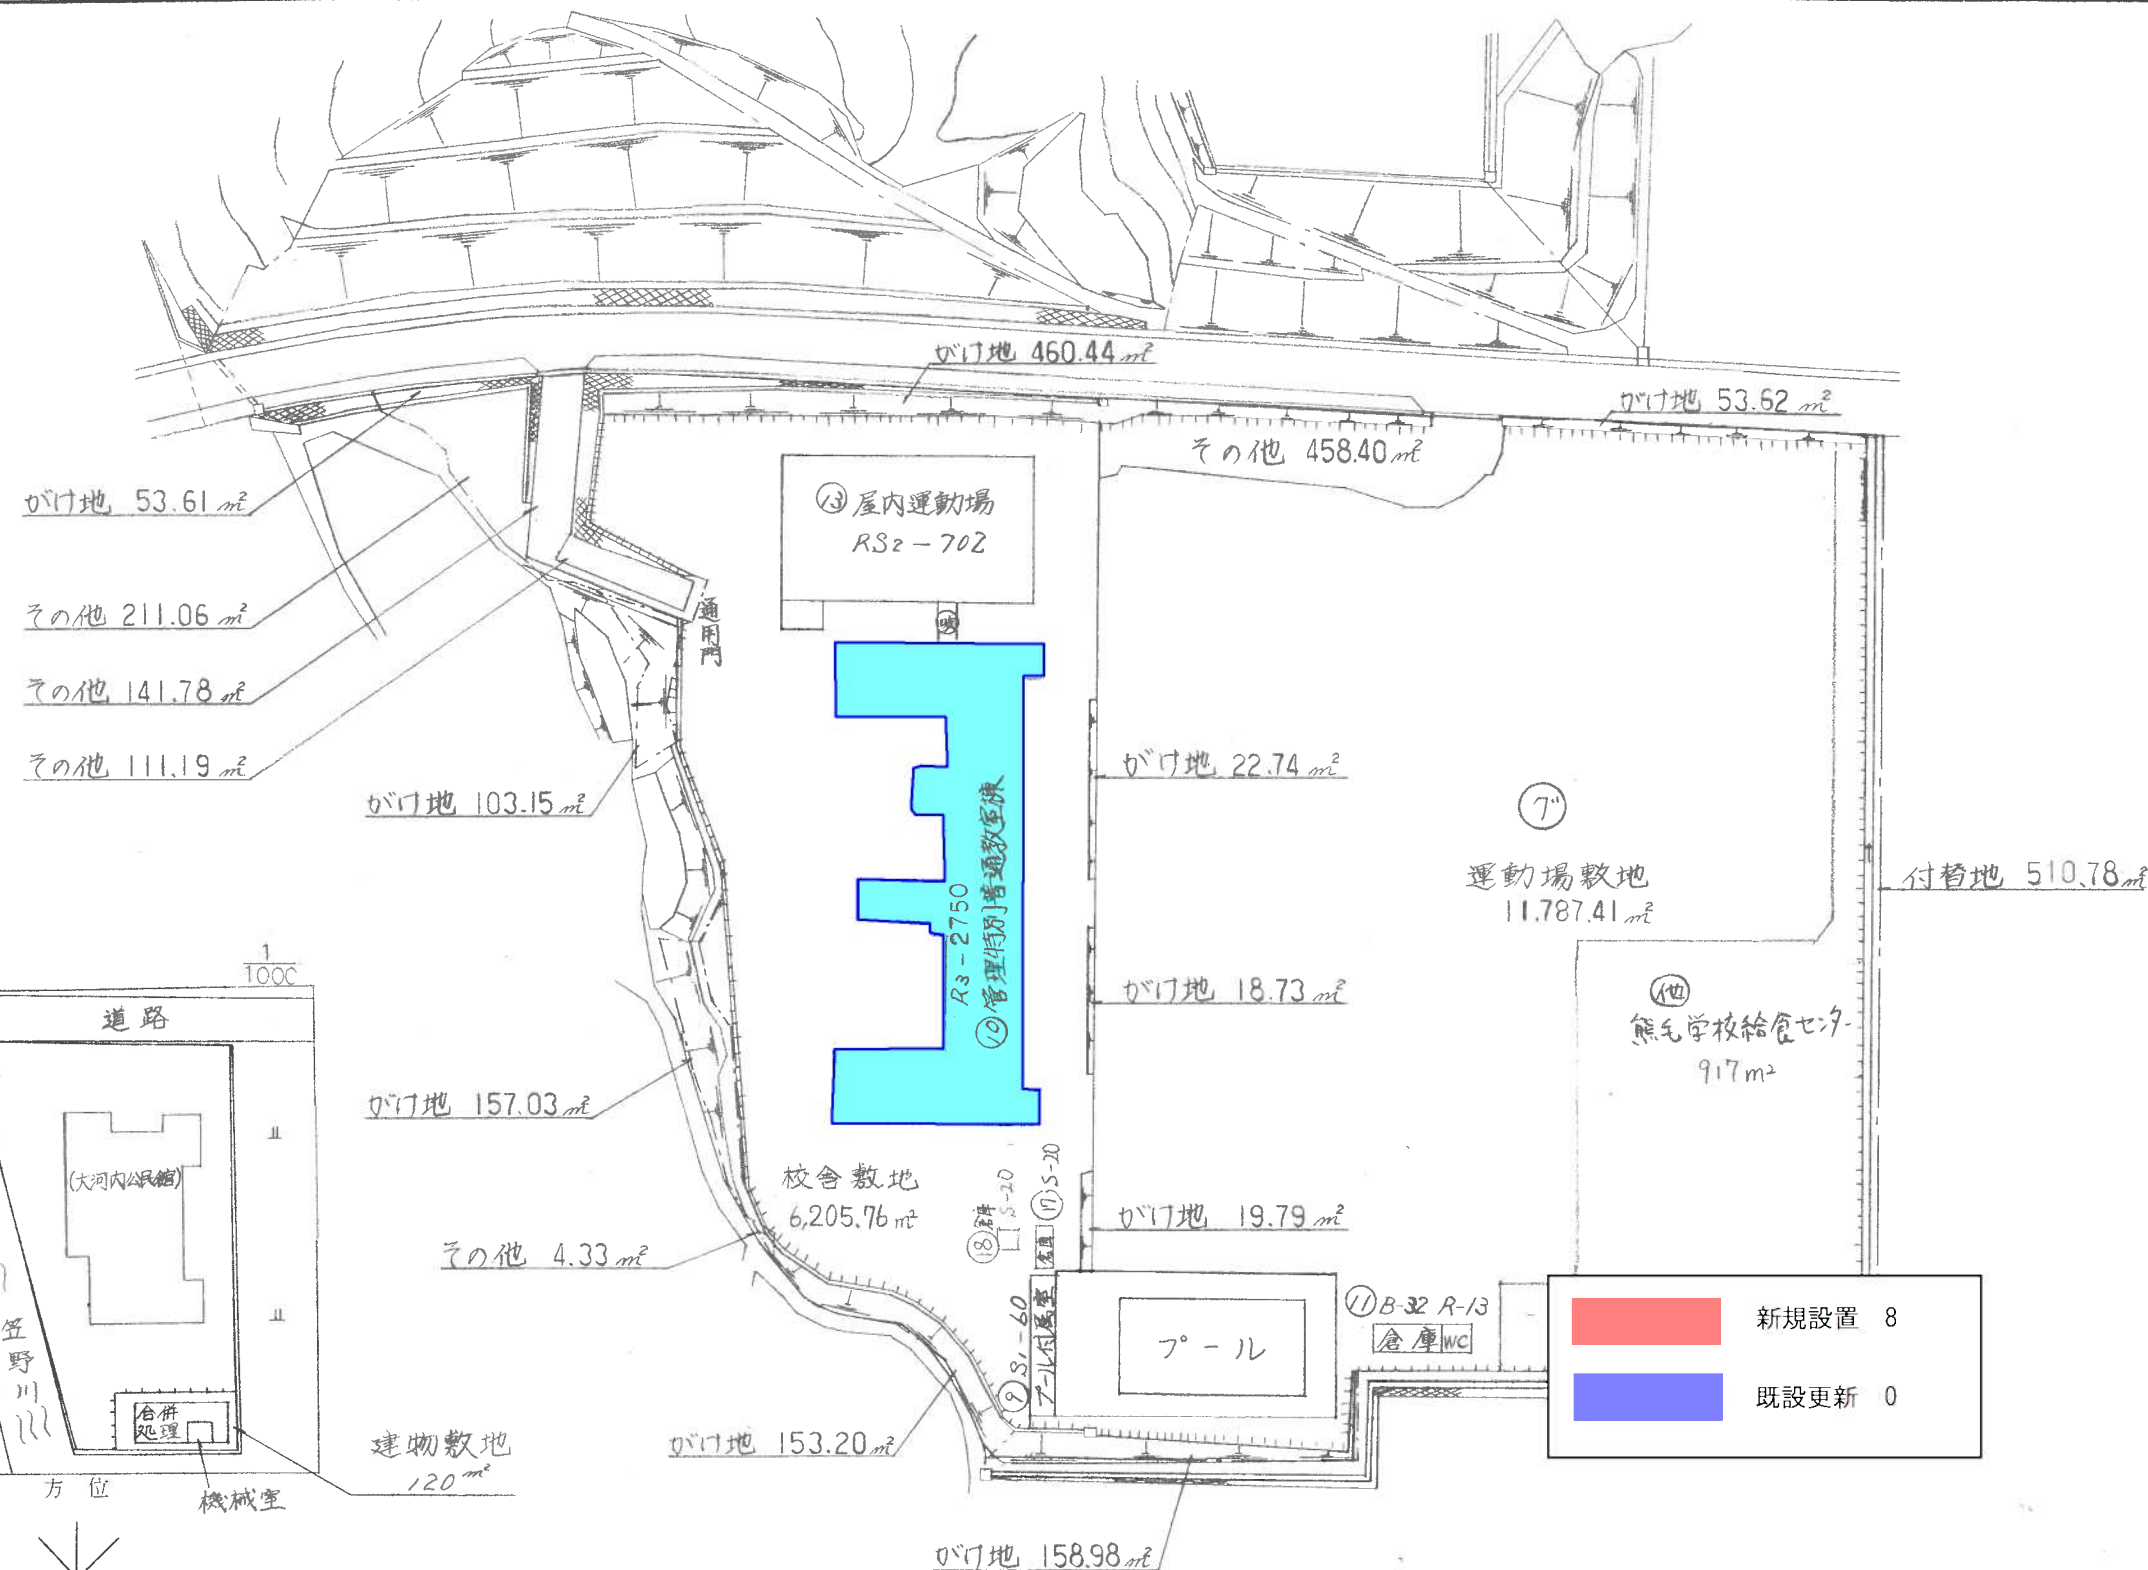

平成30年度

平面図

 縮尺



(B4)

学校名

大河内小学校

調査番号

35

(都道府県)

(市町村)



(学校)

整理番号

2150504

凡例

普	普通教室
職員	職員室
校長	校長室
保健	保健室
昇	昇降口
印	印刷室
更衣	更衣室
湯	湯沸室
教材	教材室
給コン	給食コンテ
準備	準備室
理科	理科室
家庭	家庭科室
視聴覚	視聴覚室
図書	図書室
図工	図工室
音楽	音楽室
機械	合併処理機械室

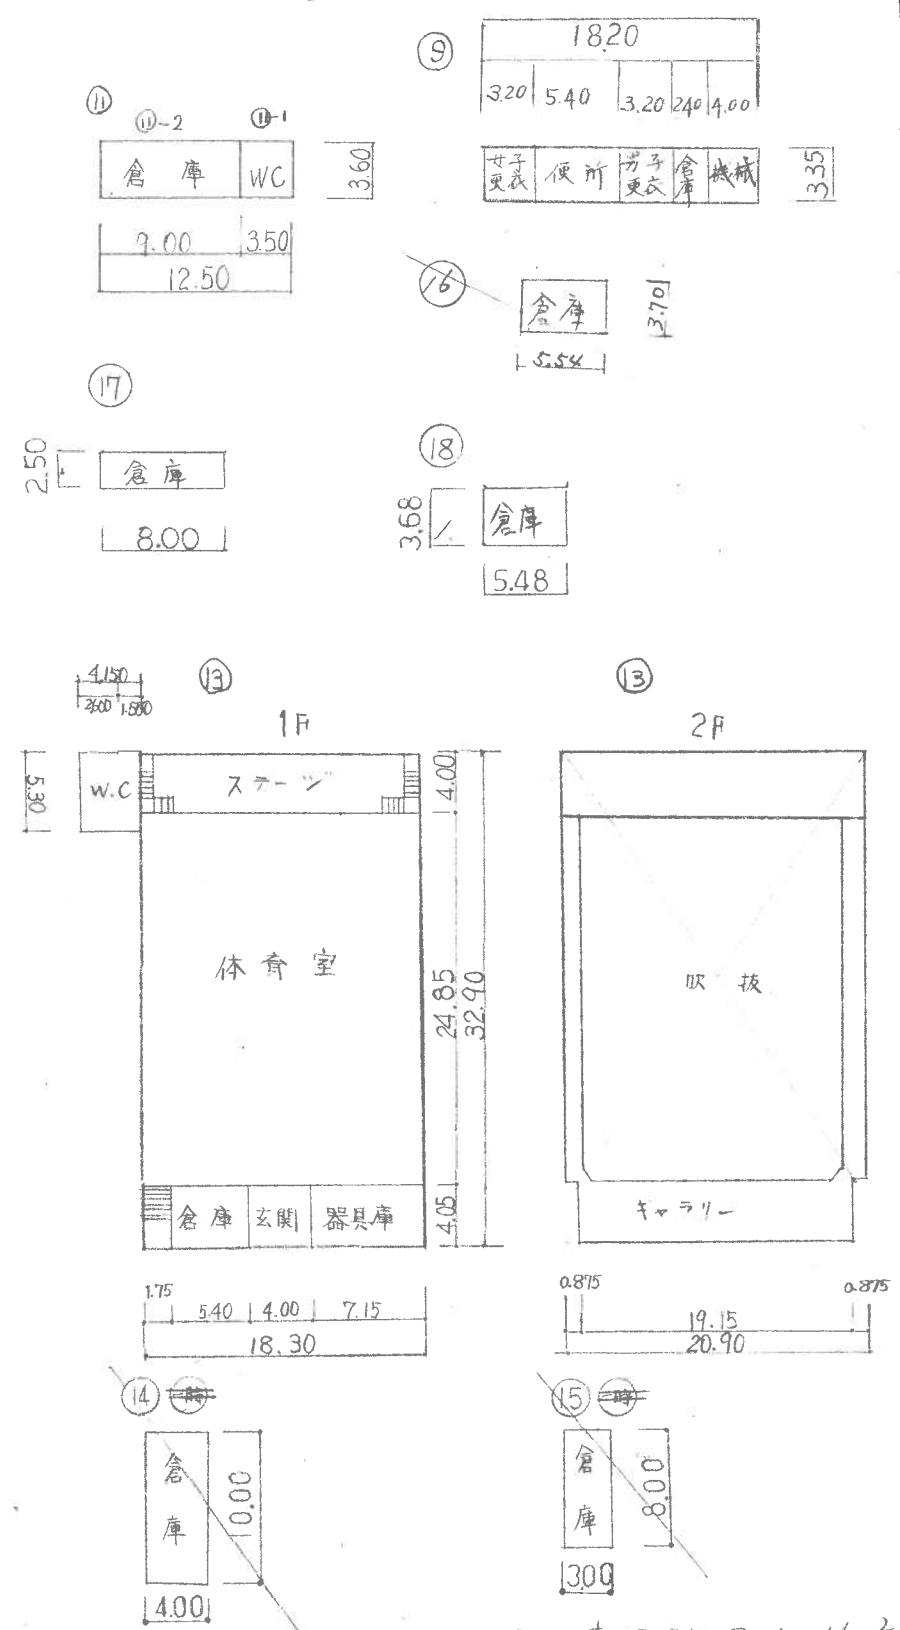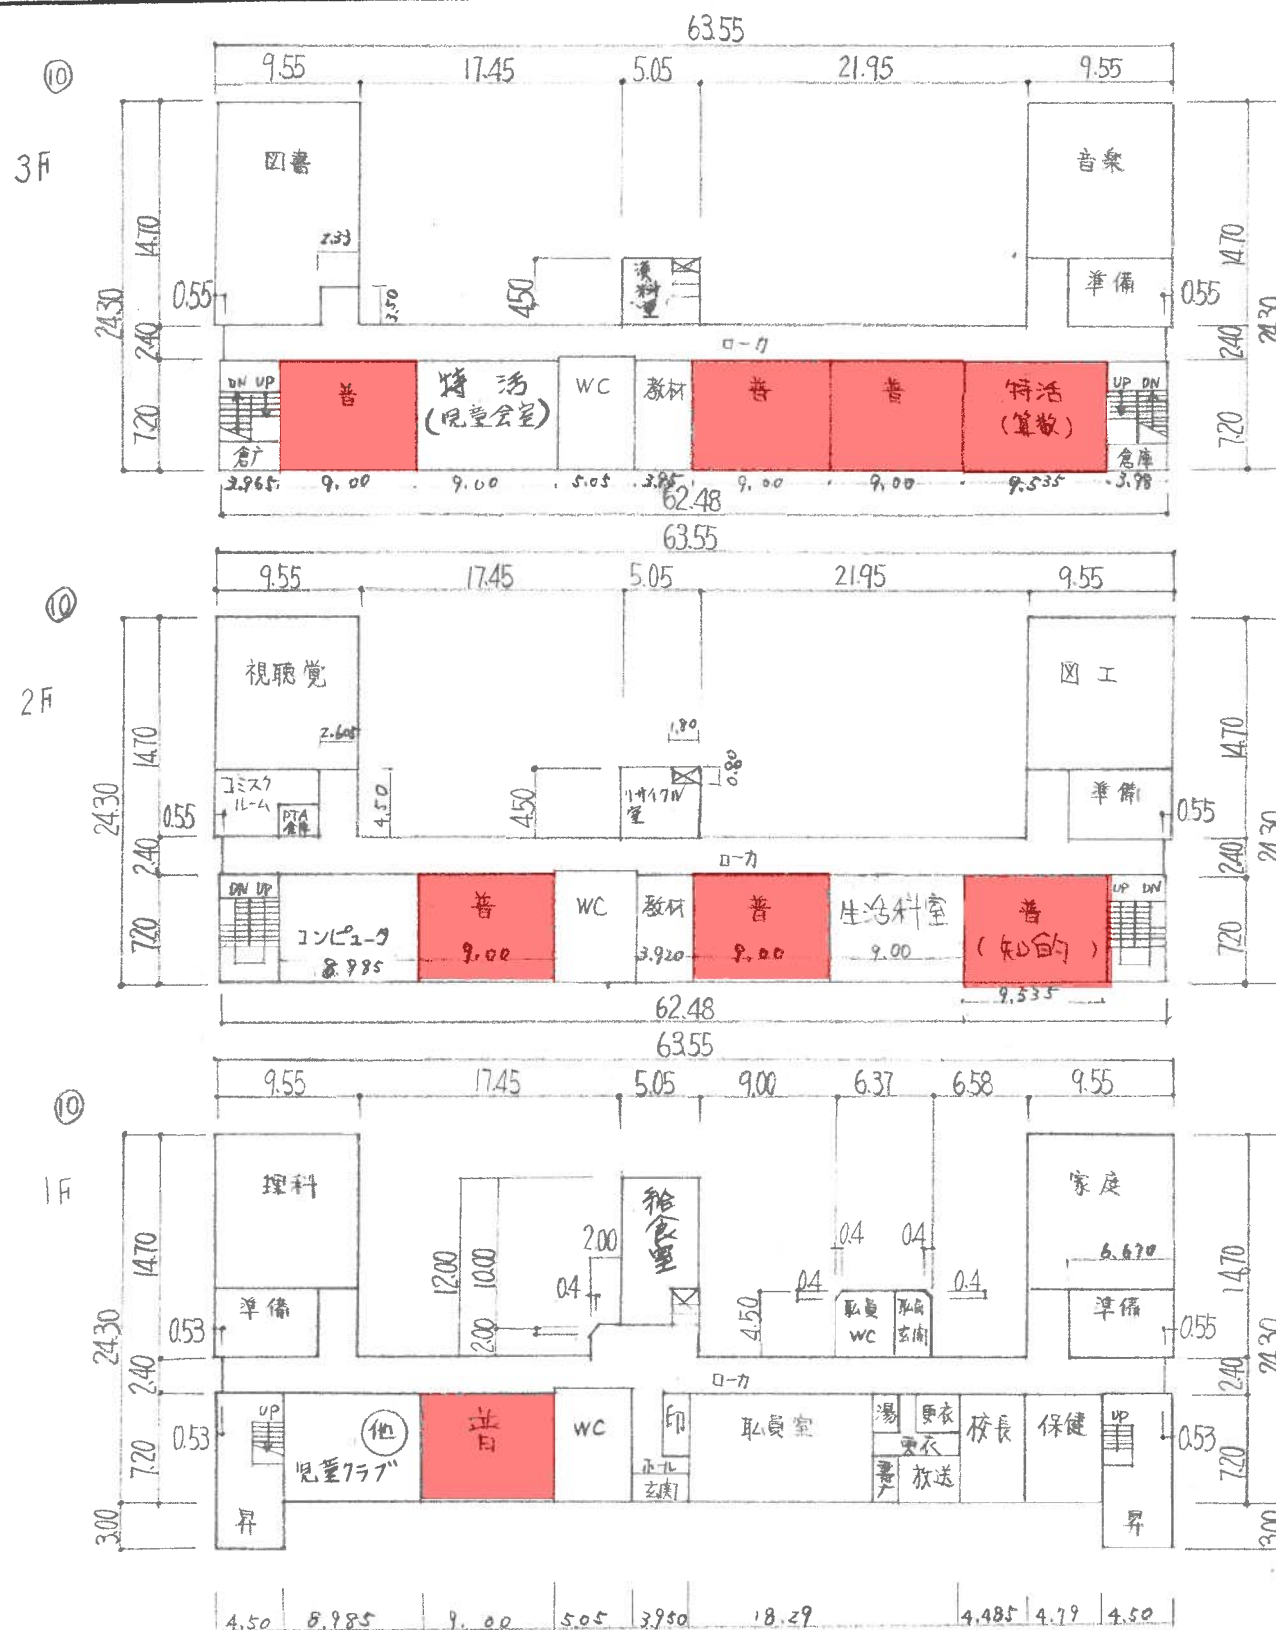

70-1専用附属室61m²

5mm方眼

(平成30年度)

施設の配置図

縮尺

1/1000

学校名

鹿野小学校

調査番号

35

21

50

51

11

管理番号


凡例

建 物

- ① 木 木とりこわし建物
- ② 危 危険建物
- ③ 借 借用建物
- ④ 時 一時使用建物
- ⑤ 屋外 屋外教育環境整備事業によるもの

建物以外の工作物

- ⑥ 自 自転車置場
- ⑦ 倉 倉庫
- ⑧ 吹 吹雪の減廊下
- ⑨ 温 温室
- ⑩ 撲 相撲場
- ⑪ 門 正門
- ⑫ 棚 棚

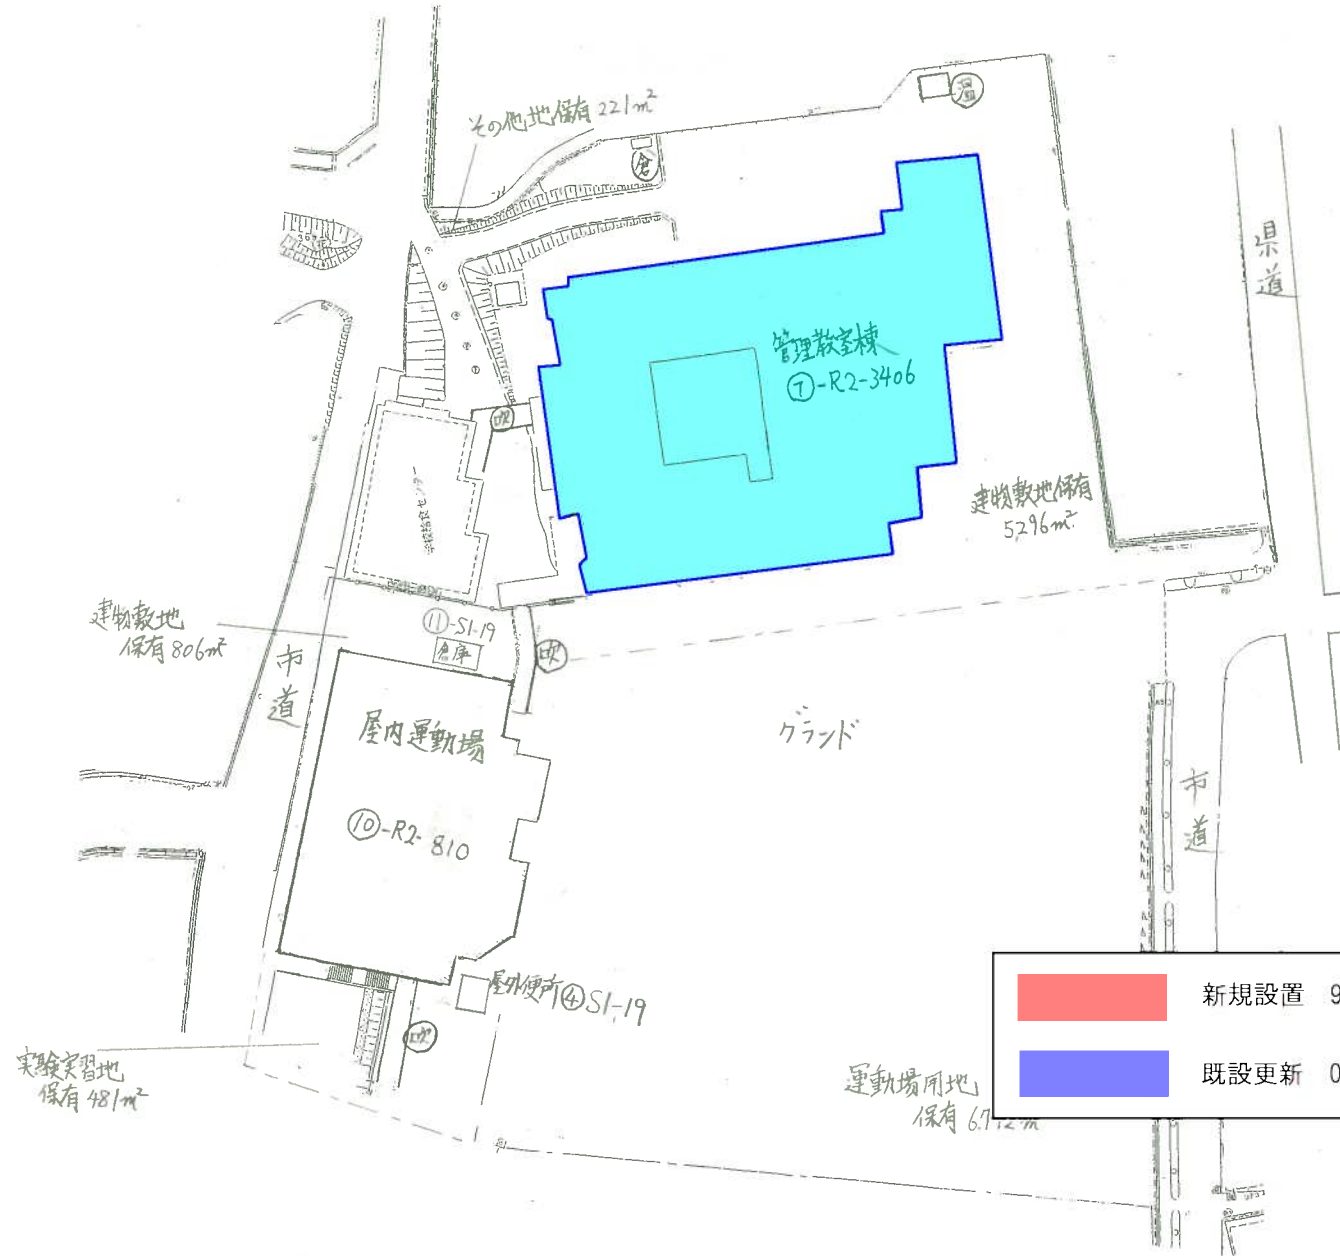

方位



(北に矢印を付す)

(平成30年度)

平面図	縮尺	0 10 20 m	1/600	学校名	鹿野小学校	国	道	市町村	352050	学校	0511	番	地
-----	----	-----------	-------	-----	-------	---	---	-----	--------	----	------	---	---


凡例

普通教室・・・普
放送室・・・放
準備室・・・準
理科教室・・・理
保健衛生室・・・保
職員室・・・職
校長室・・・校
更衣室・・・更
会議室・・・会

コンピュータ教室・・・コン
家庭教室・・・家
図画工作教室・・・図工
図書室・・・図
教材室・・・教
教育相談室・・・相
音楽教室・・・音
多目的ホール・・・多
ランチルーム・・・ラ
PTA室・・・PTA
便所・・・W.C
ホント室・・・ホ
倉庫・・・倉
コミュニティルーム・・・コ

1階平面図

1,942m²

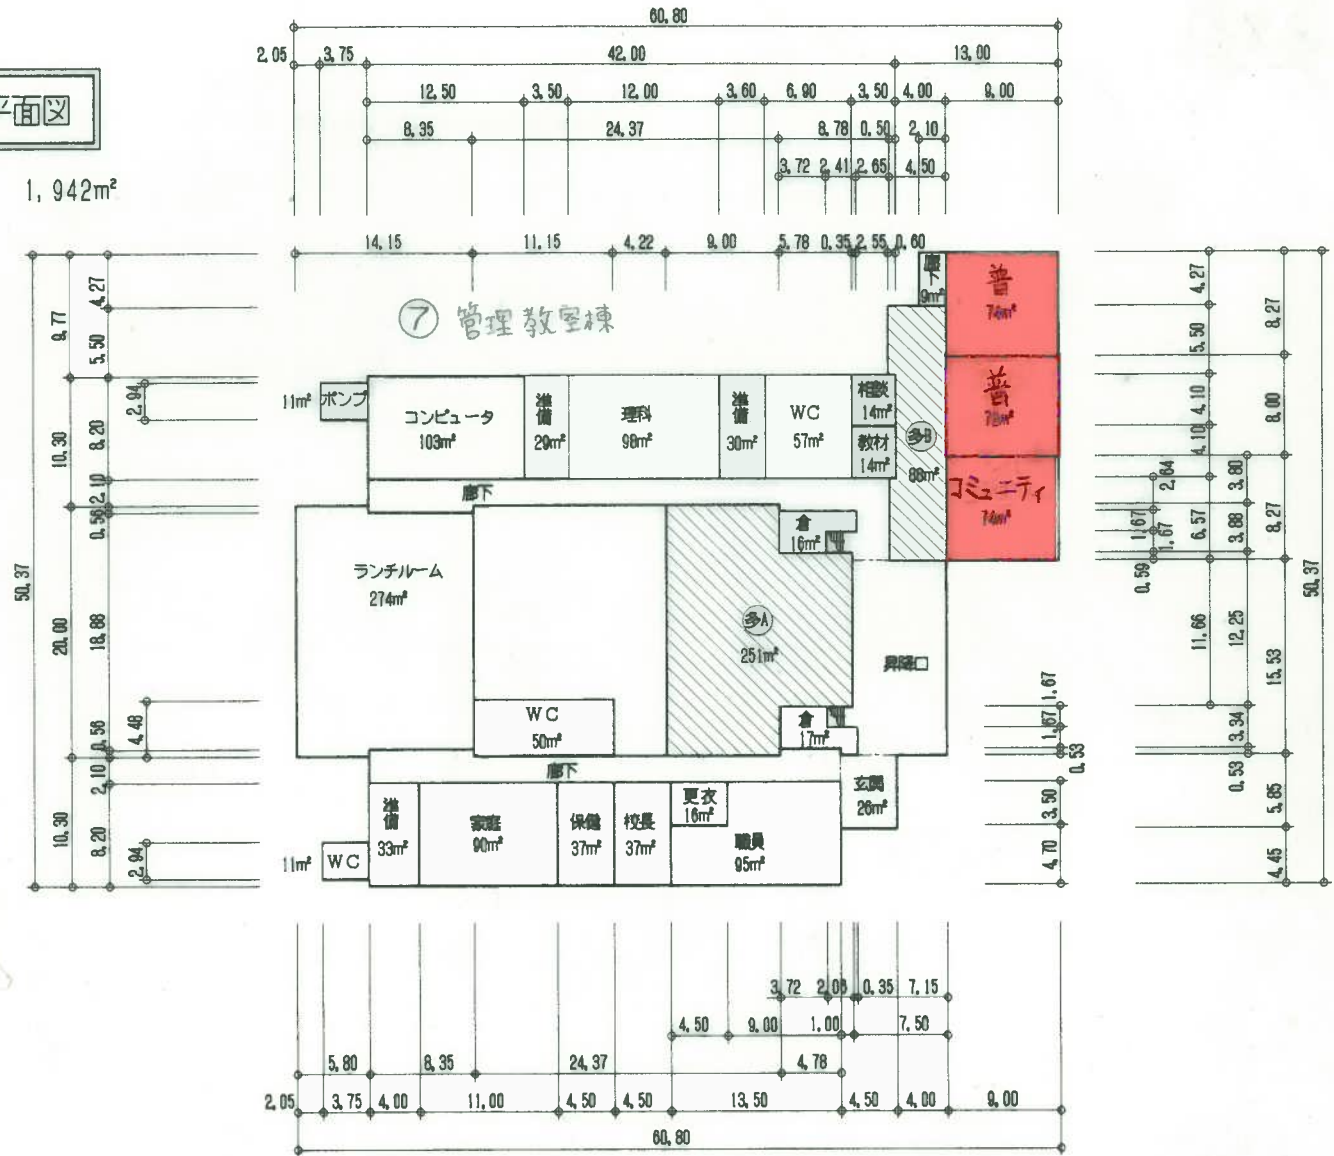


平面図	縮尺	1/600 0 10 20 m	学校名	鹿野小学校	調査年度	(郵便番号)	(市町村)	(学 校)	監製番号
					352	150	511		

普通教室	普通
放送室	放送
準備室	準備
理科教室	理科
保健衛生室	保健
職員室	職員
校長室	校長
更衣室	更衣
會議室	會議


ｺﾚ'1-ｸﾞ教室・・・ｺﾚ'1-ｸﾞ
 家庭教室・・・家庭
 図画工作教室・・・図工
 図書室・・・図書
 教材室・・・教材
 教育相談室・・・相談
 音楽教室・・・音楽
 多目的ﾊﾞｰｽ・・・㊦
 ﾚﾝﾁﾙﾑ・・・ﾚﾝﾁﾙﾑ
 PTA室・・・PTA
 便所・・・W.C
 ﾎﾞｰﾅ'室・・・ﾎﾞｰﾅ'
 倉庫・・・倉

2階平面図

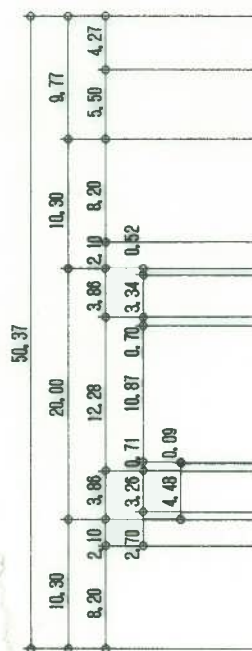
 $1,464\text{m}^2$ 

⑦ 管理教室棟


※↓将来的に設置する可能性あり

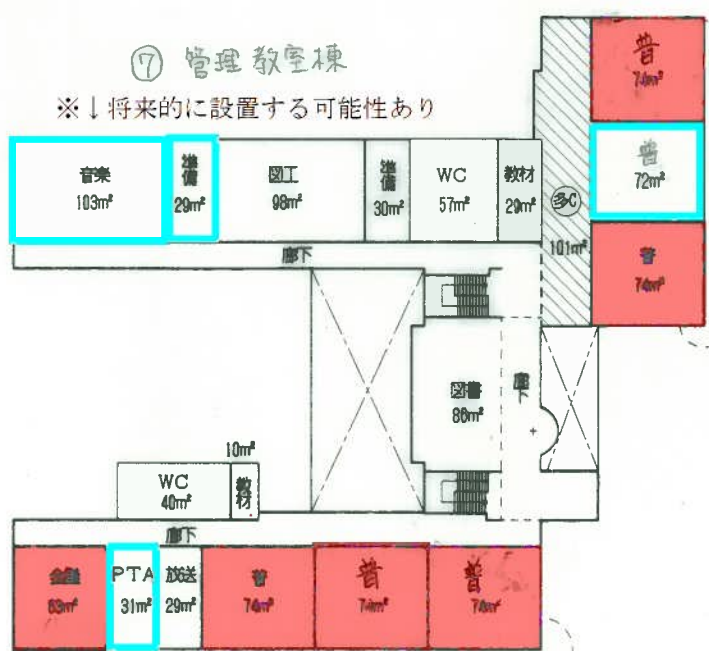

※←将来的に設置する可能性あり

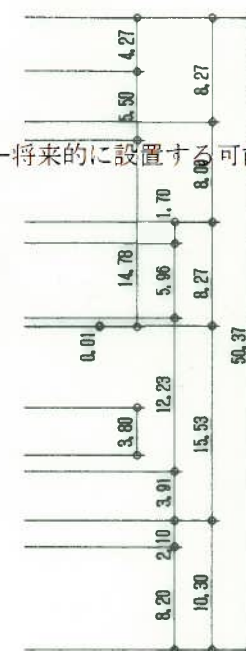

※↑将来的に設置する可能性あり

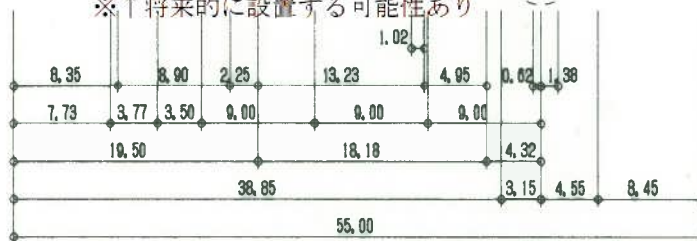

④ 屋外便所



男子	女子
便所	便所

※本事業とは別に、図に示した教室については将来的に室内機を設置する可能性があるため、キュービクルを設置する際には、これを見込んだ上で容量を設定すること